



BUDYNEK SĄSIEDNI

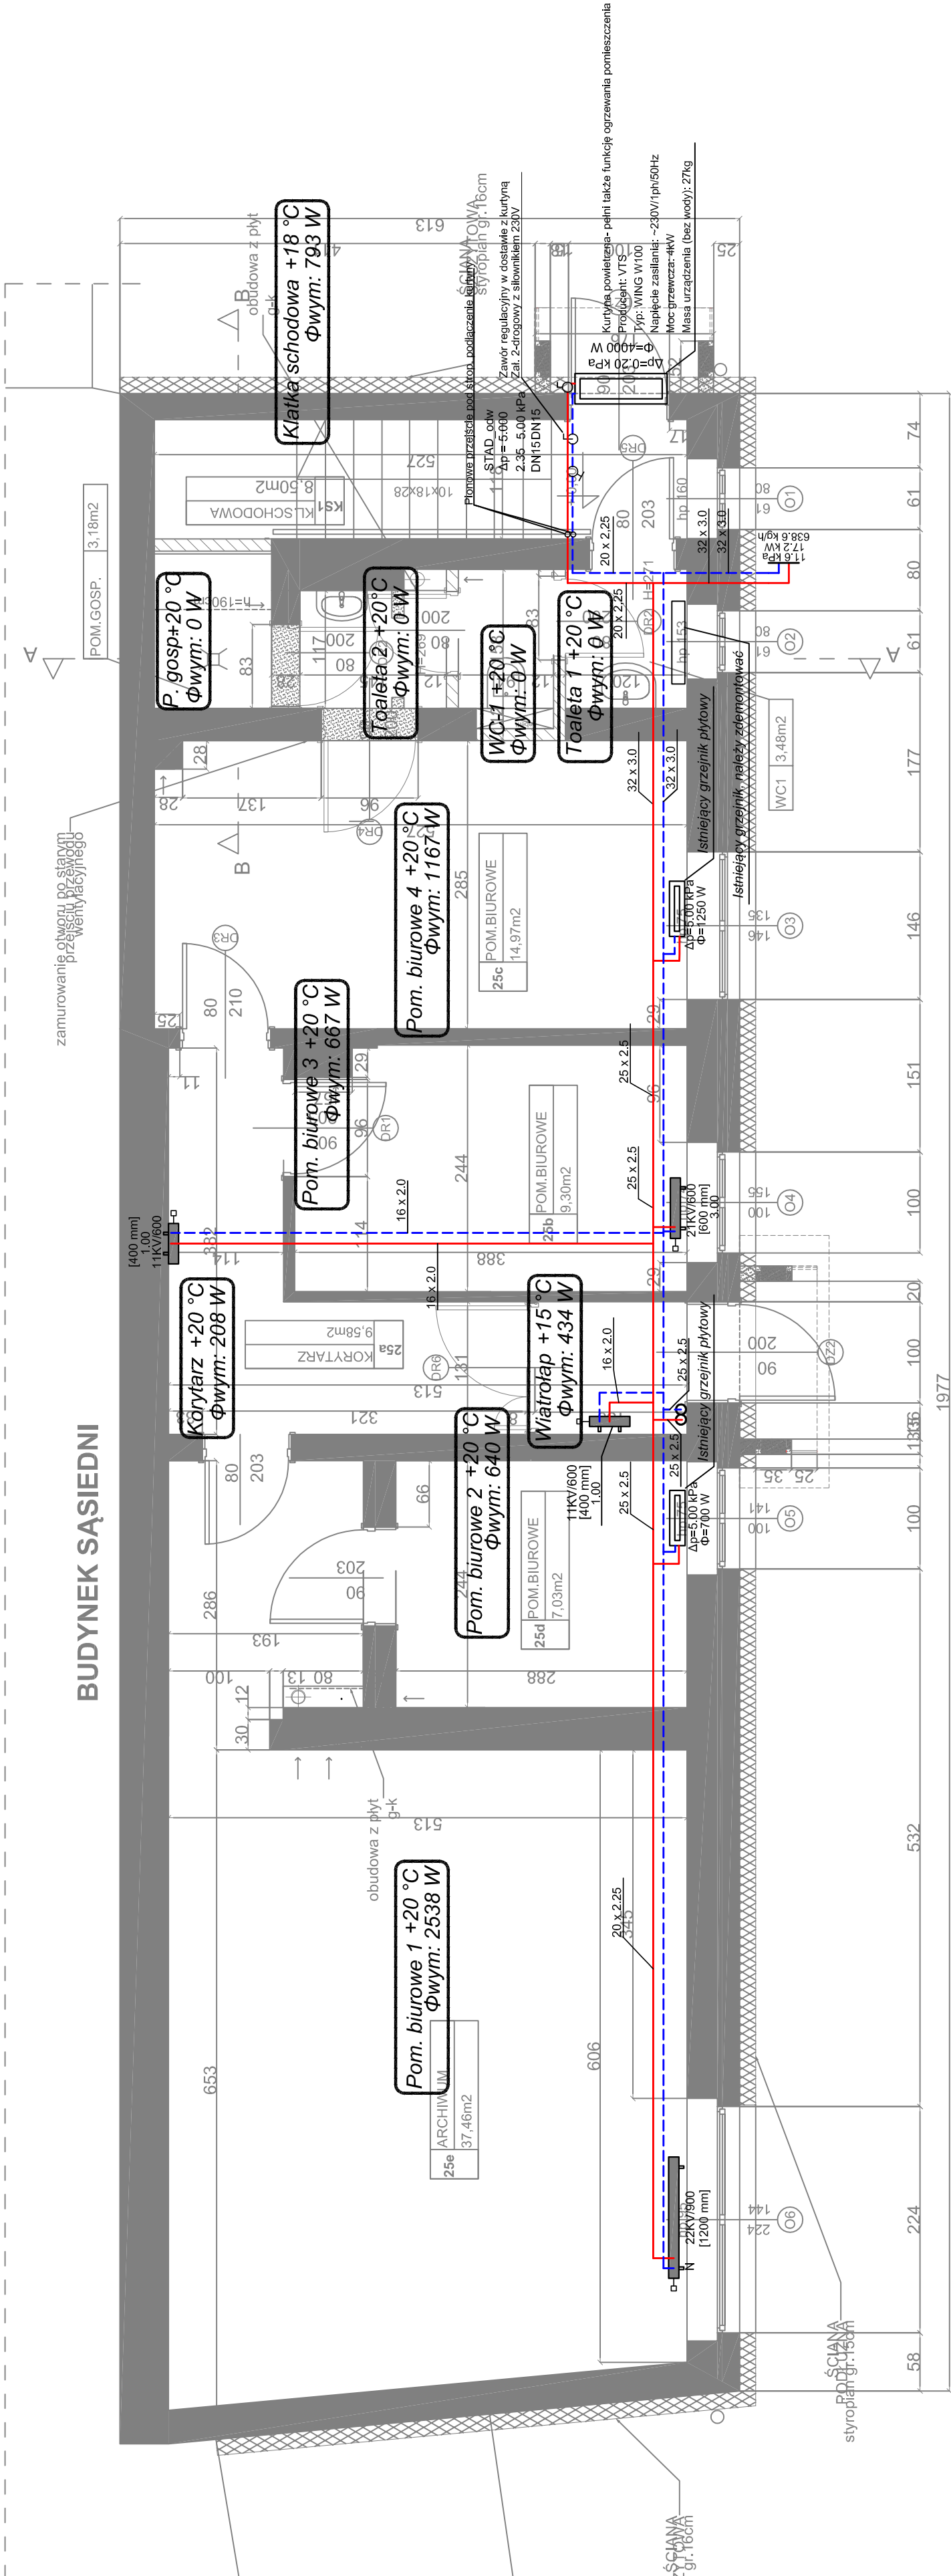

LEGENDA		
---	Proj. instalacja c.o - powrót	
---	Proj. instalacja c.o - zasilanie	
○	Proj. pion instalacji c.o	

REWIZJA NUMER 1		25.10.2016
 PM Projekt s.c. ul. Św. Trójcy 7/1, 85-224 Bydgoszcz, www.pnprojekt.com.pl		
Investor/inwestor:	Urząd Miasta i Gminy w Solcu Kujawskim ul.23 Sycznia 7 Solec Kujawski	nr archiwu/arch number:
zadanie/zagadnienie:	Przebudowa budynku B Urzędu Miasta i Gminy przy ul. 23 Sycznia 7 w Solcu Kujawskim	
projektant/designer:	mgr inż. Marcin Kosieniak Uprawnienia budowlane do projektowania bez ograniczeń w spec. instalacyjnej w zakresie śled. instalacji i urządzeń ciepłych, wentylacyjnych, gazowych, wodno-energetycznych i klimatyzacji nr ewid.: KUP / 0148 / POOS / 08	podpis/sigature:
sprawca/zaprojektował:	mgr inż. Przemysław Tkaczuk Uprawnienia budowlane do projektowania bez ograniczeń w spec. instalacyjnej w zakresie śled. instalacji i urządzeń ciepłych, wentylacyjnych, gazowych, wodno-energetycznych i klimatyzacji nr ewid.: KUP / 0154 / POOS / 09	podpis/sigature:
opracował/dopracował:	inż. Monika Gruszczyńska	
data/datum:	wrzesień 2016r.	skala/scale: 1:50
faza/fase:	Projekt budowlano- wykonawczy	nr rysunku/drawing no:
rysunek/drawing:	Instalacja centralnego ogrzewania - Rzut parteru	CO-1