


# RZUT PIĘTRA

## ZESTAWIENIE POMIESZCZEŃ

Nr	Nazwa pomieszczenia	Pow. [m <sup>2</sup> ]	Przeznaczenie
1/1	Hol główny	18,15m <sup>2</sup>	Wyładunek PCV
1/2a	Kuchnia szkolna	32,84m <sup>2</sup>	Wyładunek PCV
1/2b	Korytarz	7,51m <sup>2</sup>	Wyładunek PCV
1/3	Gabinet dyrektora	17,86m <sup>2</sup>	Wyładunek system.
1/4	Sekretariat	18,00m <sup>2</sup>	Wyładunek system.
1/5	Gabinet	18,82m <sup>2</sup>	Wyładunek system.
1/6	Biblioteka	25,07m <sup>2</sup>	Wyładunek system.
1/7	Gabinet	18,83m <sup>2</sup>	Wyładunek system.
1/8	Sala nr 1	19,83m <sup>2</sup>	Wyładunek system.
1/9	Sala nr 2	17,45m <sup>2</sup>	Wyładunek system.
1/10	Sala nr 3	15,80m <sup>2</sup>	Wyładunek system.
1/11	Sala nr 4	13,90m <sup>2</sup>	Wyładunek system.
1/12	Sala nr 5	23,21m <sup>2</sup>	Wyładunek system.
1/13	Sala nr 6	34,22m <sup>2</sup>	Wyładunek system.
1/14	Toileta dziewczyn	11,60m <sup>2</sup>	Przejm. sanitarna
1/15	Toileta chłopów	5,45m <sup>2</sup>	Przejm. sanitarna
1/16	Toileta dla niepełnosprawnych	5,68m <sup>2</sup>	Przejm. sanitarna
1/17	Korytarz	9,64m <sup>2</sup>	Wyładunek PCV
1/18	Sala nr 6	47,70m <sup>2</sup>	Wyładunek system.
Powierzchnia całkowita		455,56m <sup>2</sup>	
Powierzchnia użytkowa		390,39m <sup>2</sup>	

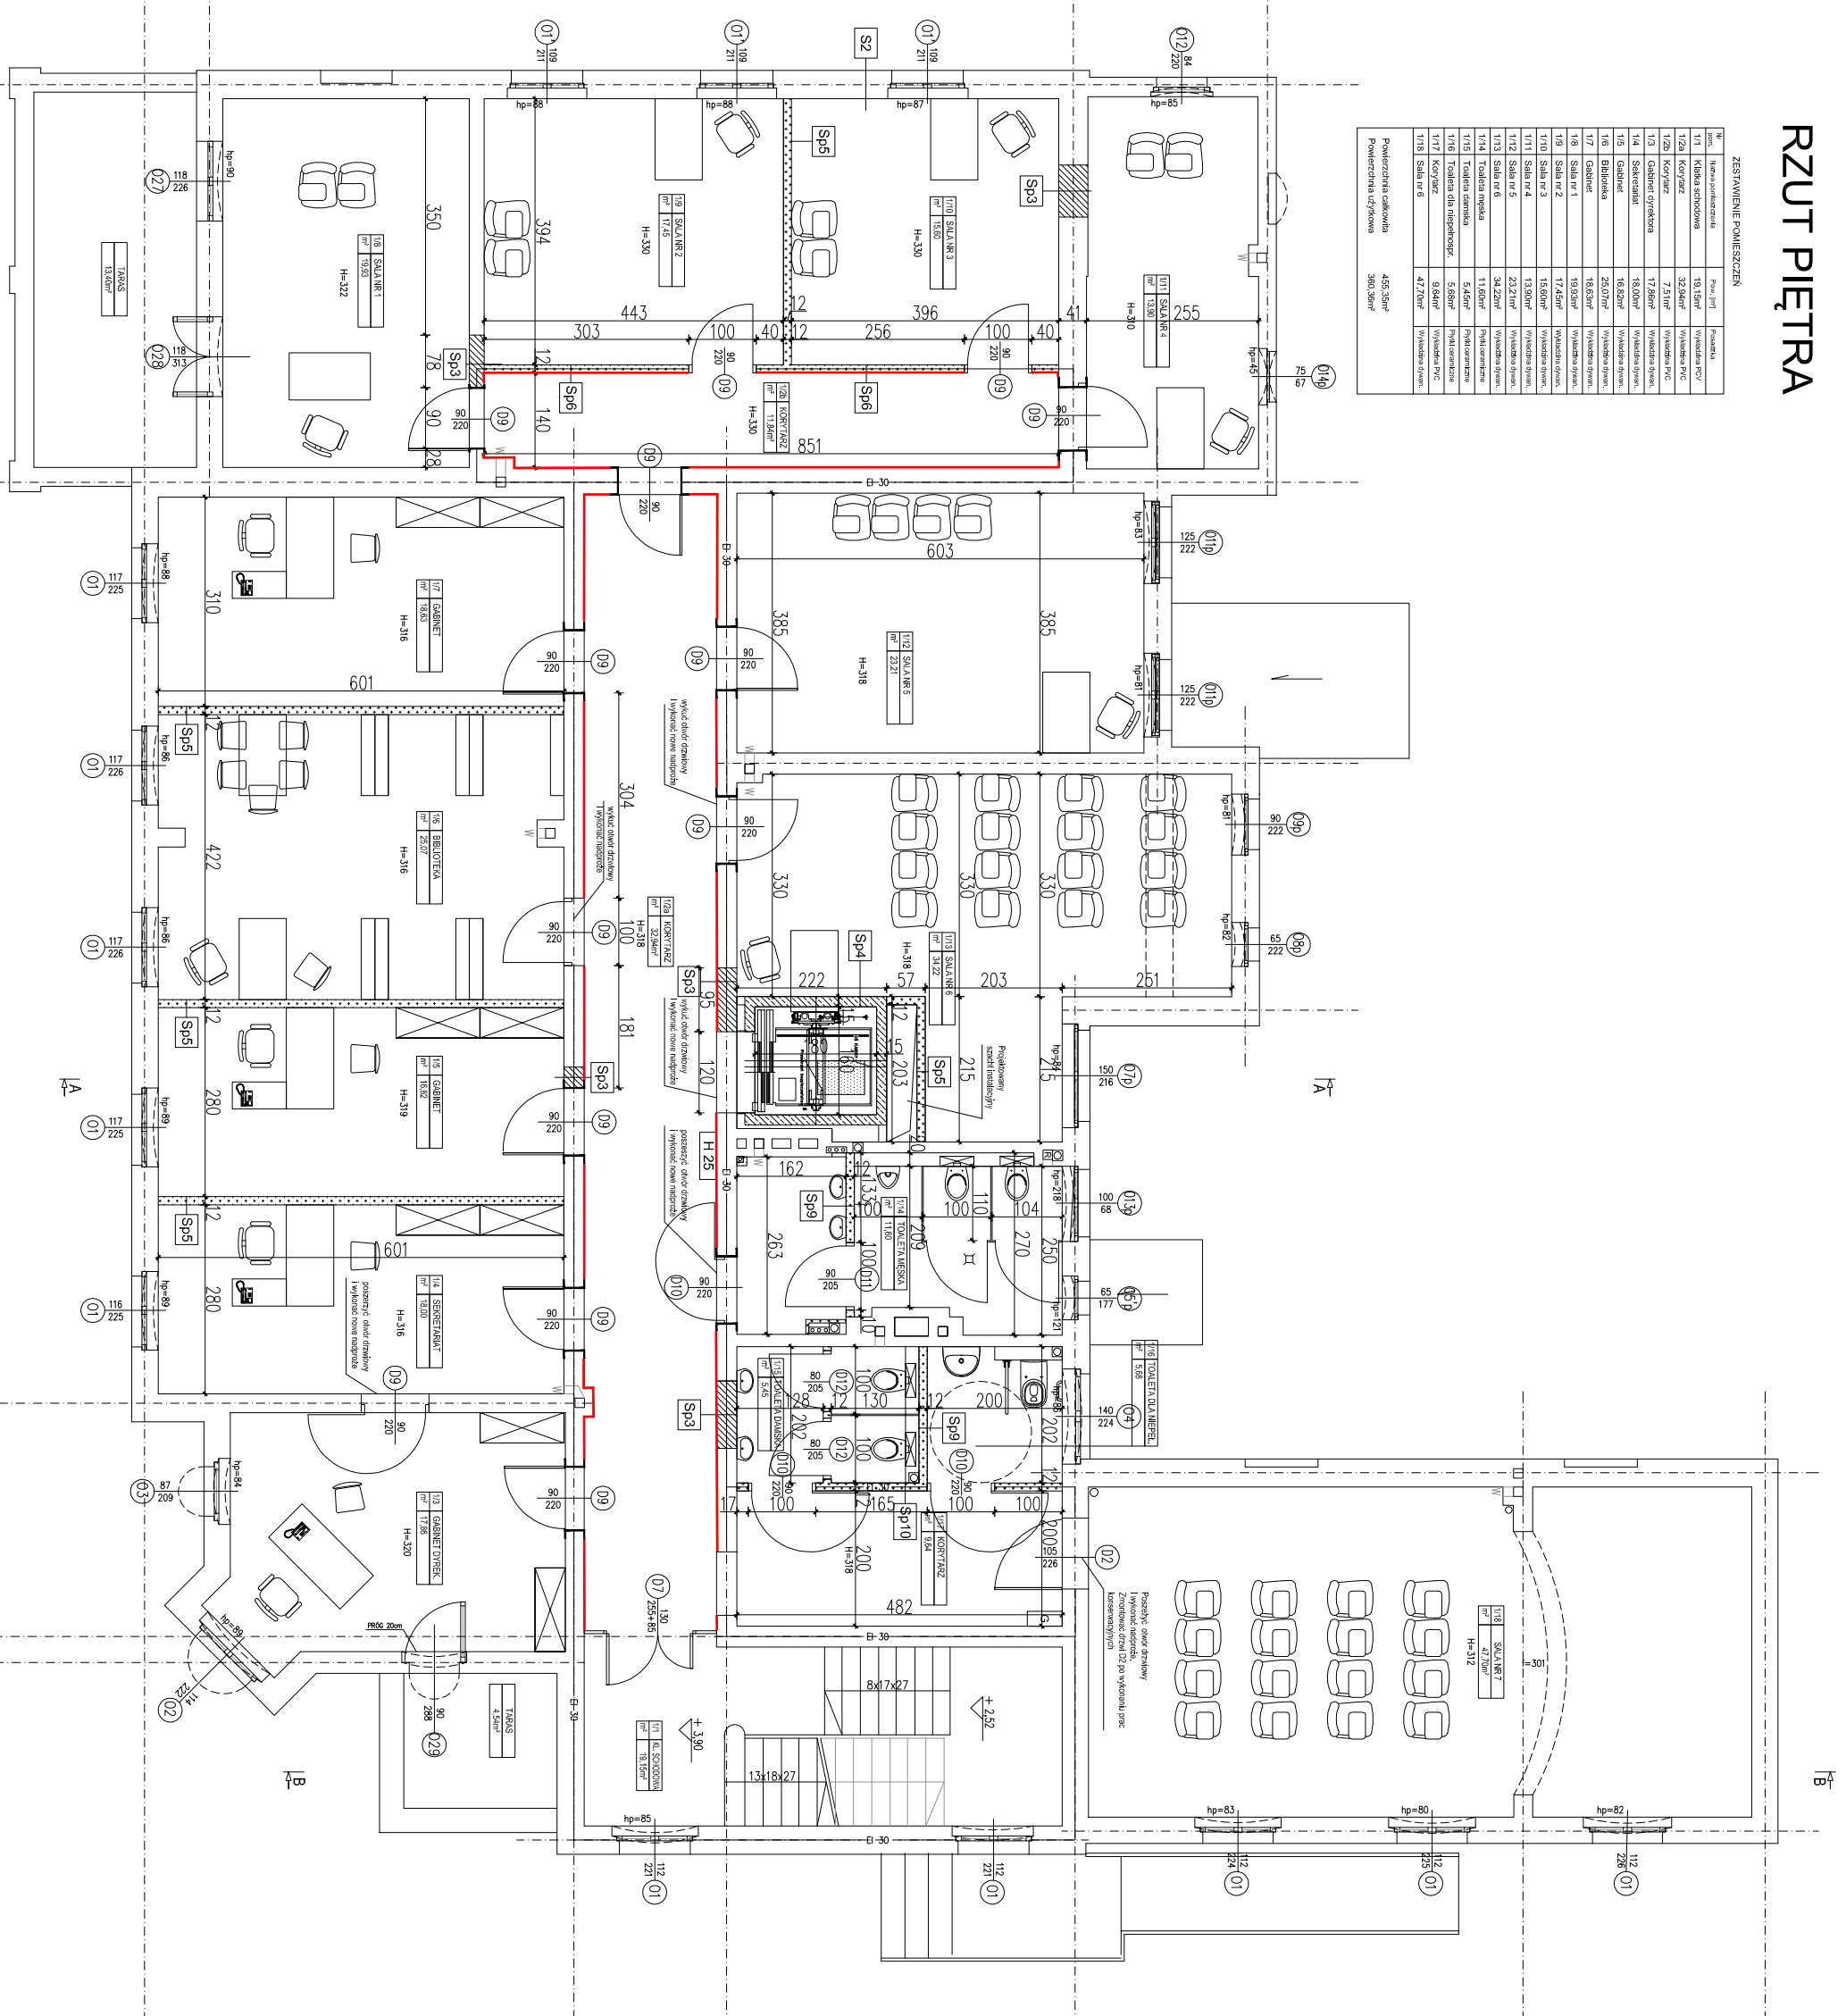

# PROJEKTOWANY RZUT PIĘTRA

- LEGENDA**
- elementy projektowane
  - elementy wykonane w ramach termomodernizacji budynku w osobnym opracowaniu

**JEDNOSTKA PROJEKTOWA**

**KREMER GRAF**

mgr inż. Sebastian Kremer  
AL. GEN. HALLERA 14  
80-401 GDAŃSK  
email: kremer@biuroprojektowa.pl  
tel./fax: 58-341-49-80

**INWESTOR**  
GMINA SOLEC KUJAWSKI  
UL. 23 STYCZNIA 7  
86-050 SOLEC KUJAWSKI

**OBIEKT**  
Budynek Szkoły w Solcu Kujawskim  
ul. 23 Stycznia 13  
86-050 Solec Kujawski

**NAZWA INWESTYCJI**  
Przebudowa budynku po Zespole Szkół Ogólnokształcących I Zawodowych na potrzeby szkoły muzycznej I stopnia w Solcu Kujawskim

**LOKALIZACJA**  
ul. 23 Stycznia 13  
Solec Kujawski 86-050  
dz. nr 717/3

**TYTUŁ RYSUNKU**  
PROJEKTOWANY  
RZUT PIĘTRA

BRANŻA	STADIUM
ARCHITEKTURA	PROJEKT BUDOWLANO-WYKONAWCZY
Funkcja	NR UPRAWNIENI
projektował	PODPIS
mgr inż. arch. Klaudia Filipiak	07/POOKK/IV/2014
sprawdził	
mgr inż. arch. Magdalena Szymońska	
NR RYSUNKU	159/POOKK/IV/2016

**A-3**

ARKUSZ: **A3** SKALA: 1:100 DATA: 2017-03